




OBS: O TANQUE SÉPTICO SERÁ UTILIZADO APENAS NOS LOCAIS ONDE NÃO HOUVER REDE DE ESGOTAMENTO SANITÁRIO. VERIFICAR NA PLANILHA ORÇAMENTÁRIA DO PROJETO SE HÁ PREVISÃO PARA TANQUE SÉPTICO. ONDE HOUVER, O TANQUE DEVERÁ SER LOCADO NOS FUNDOS DO EDIFÍCIO DE APOIO E O FLUXO DE ESGOTAMENTO SANITÁRIO DEVERÁ SER REDIRECIONADO PARA O TANQUE SÉPTICO

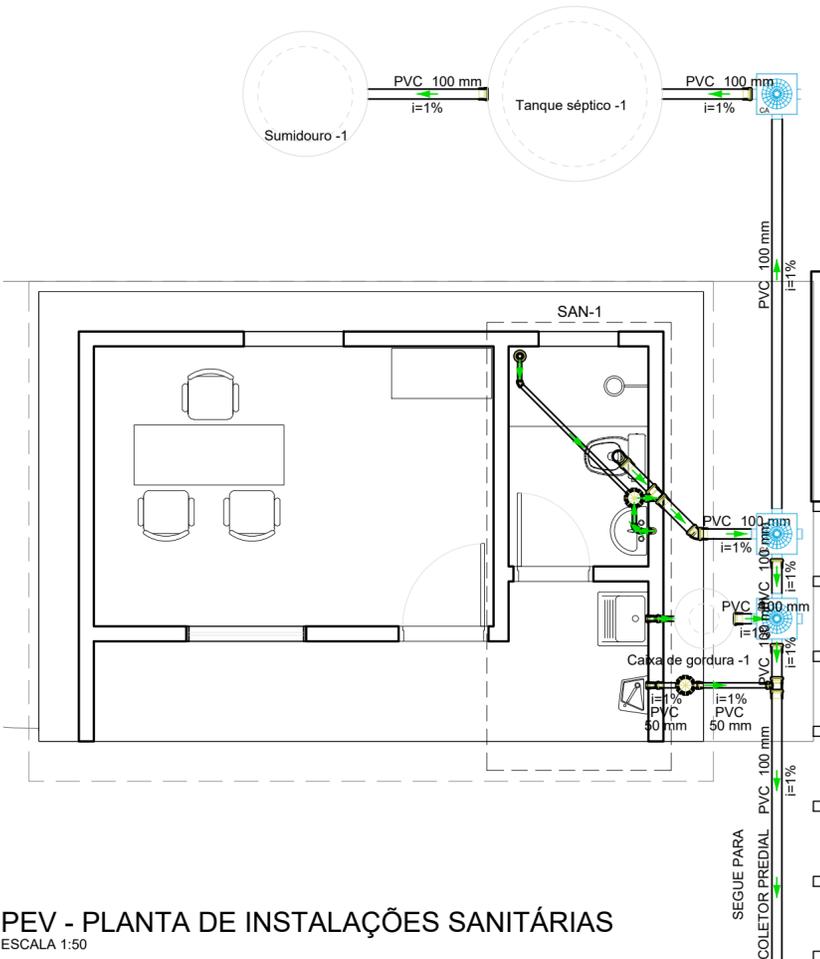


PEV - PLANTA DE INSTALAÇÕES SANITÁRIAS
ESCALA 1:50

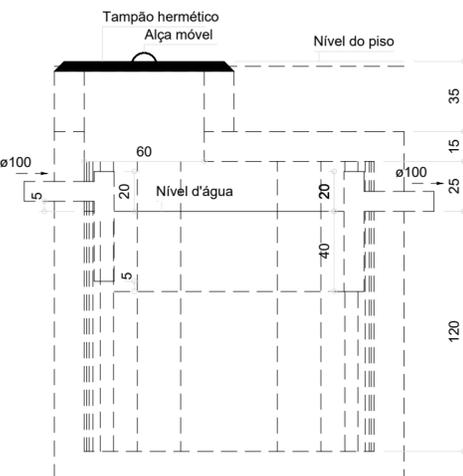


Tanque séptico
Corte 1 - ESC. 1:25

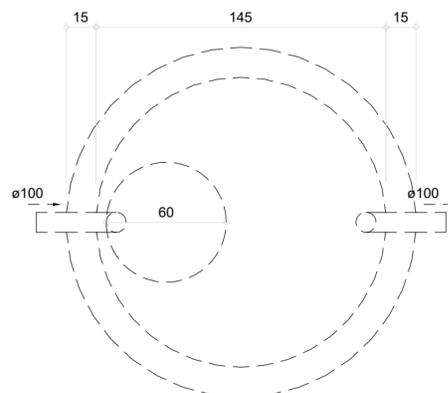


Tanque séptico
Planta baixa - ESC. 1:25

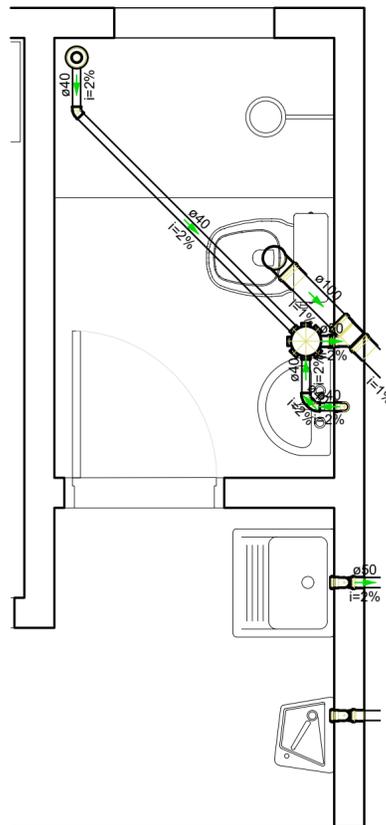


DETALHE DE INSTALAÇÕES SANITÁRIAS
ESCALA 1:25

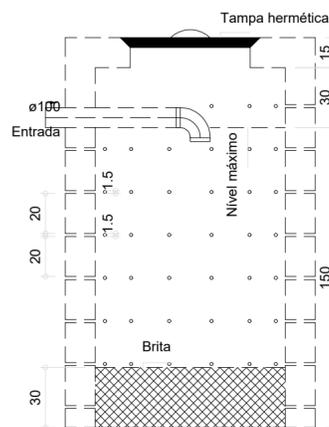


Sumidouro
Corte 1 - ESC. 1:25

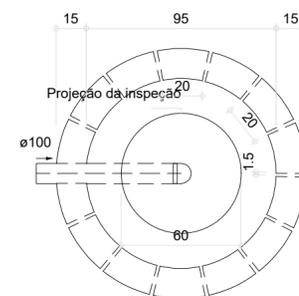

Sumidouro
Planta baixa - ESC. 1:25

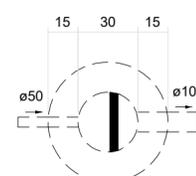

Caixa de gordura
Planta baixa - ESC. 1:25

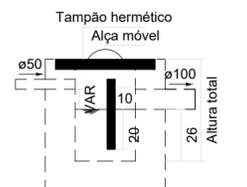

Caixa de gordura
Corte 1 - ESC. 1:25

Lista de Materiais	
Esgoto	
Caixas de Passagem	
Caixa de areia pluvial PVC CA PVC - 30 cm	2 pç
PVC Acessórios	
Caixa sifonada 150x150x50	2 pç
Ralo sifonado alt. reg. saída 40 100 mm - 40 mm	1 pç
Sifão de copo p/ pia e lavatório 1" - 1.1/2"	1 pç
1" - 2"	2 pç
Válvula p/ lavatório e tanque 1"	1 pç
Válvula p/ pia 1"	2 pç
PVC Esgoto	
Curva 90 curta 100 mm	1 pç
40 mm	2 pç
Joelho 45 100 mm	1 pç
40 mm	2 pç
Joelho 90 100 mm	1 pç
50 mm	4 pç
Joelho 90 c/anel p/ esgoto secundário 40 mm - 1.1/2"	1 pç
Junção simples 100 mm - 50 mm	1 pç
Luva simples 100 mm	9 pç
50 mm	4 pç
Tubo rígido c/ ponta lisa 100 mm - 4"	9.28 m
40 mm	2.75 m
50 mm - 2"	2.66 m
Tê sanitário 100 mm - 50 mm	1 pç
Unidades de tratamento	
Alça	1 pç
Ferro	1 pç
Argamassa	0.21 m³
Argamassa n°3	0.21 m³
Concreto	1.32 m³
Concreto	1.32 m³
Tampa	1 pç
Hermética	1 pç
Tigre Estogo Predial	1 pç
Caixa de Gordura com Cesta de Limpeza	1 pç
Tijolo	108 pç
Furado	108 pç
Esgoto (Gordura)	
Caixas de Passagem	
Caixa de areia pluvial PVC CA PVC - 30 cm	1 pç
PVC Esgoto	
Joelho 45 40 mm	1 pç

Legenda de condutos
Esgoto

Legenda	
	Caixa Sifonada
	Caixa de areia pluvial PVC
	Chuveiro Residencial
	Joelho 45
	Junção simples
	Lavatório Residencial com sifão
	Pia de Cozinha Residencial com Sifão 50mm
	Te sanitário
	Vaso Sanitário c/ curva 90°



PONTO DE ENTREGA VOLUNTÁRIA

PROPRIETÁRIO :	SERVIÇO DE LIMPEZA URBANA- SLU
ENDEREÇO:	PROJETO PADRÃO- VER ENDEREÇO NA PLANTA DE LOCAÇÃO
RA - UF:	DF
PROPRIETÁRIO	
RESP. TÉCNICO	CREA
AUTOR DO PROJETO	CAU

APROVAÇÕES

REVISÃO	
---------	--

OBSERVAÇÕES:

PONTO DE ENTREGA VOLUNTÁRIA

PROJETO DE INSTALAÇÕES			
COORDENAÇÃO	PLANTA DE INSTALAÇÕES SANITÁRIAS		ES
DITEC - DIRETORIA TÉCNICA DO SLU			
FORMATO	REVISÃO R-00	ESCALA INDICADA DATA EMISSÃO JANEIRO/2021	PRANCHA 01/01
A2(420X594)			