


QUADRO DE MATERIAIS	
CANO DE PVC 75 MM	32,30 m
JOELHO 45° PVC 75 MM	3 UN
GRELHA FERRO FUNDIDO 30x90x15	5 UN
CAIXA DE ACUMULAÇÃO PRÉ MOLDADA	1 UN

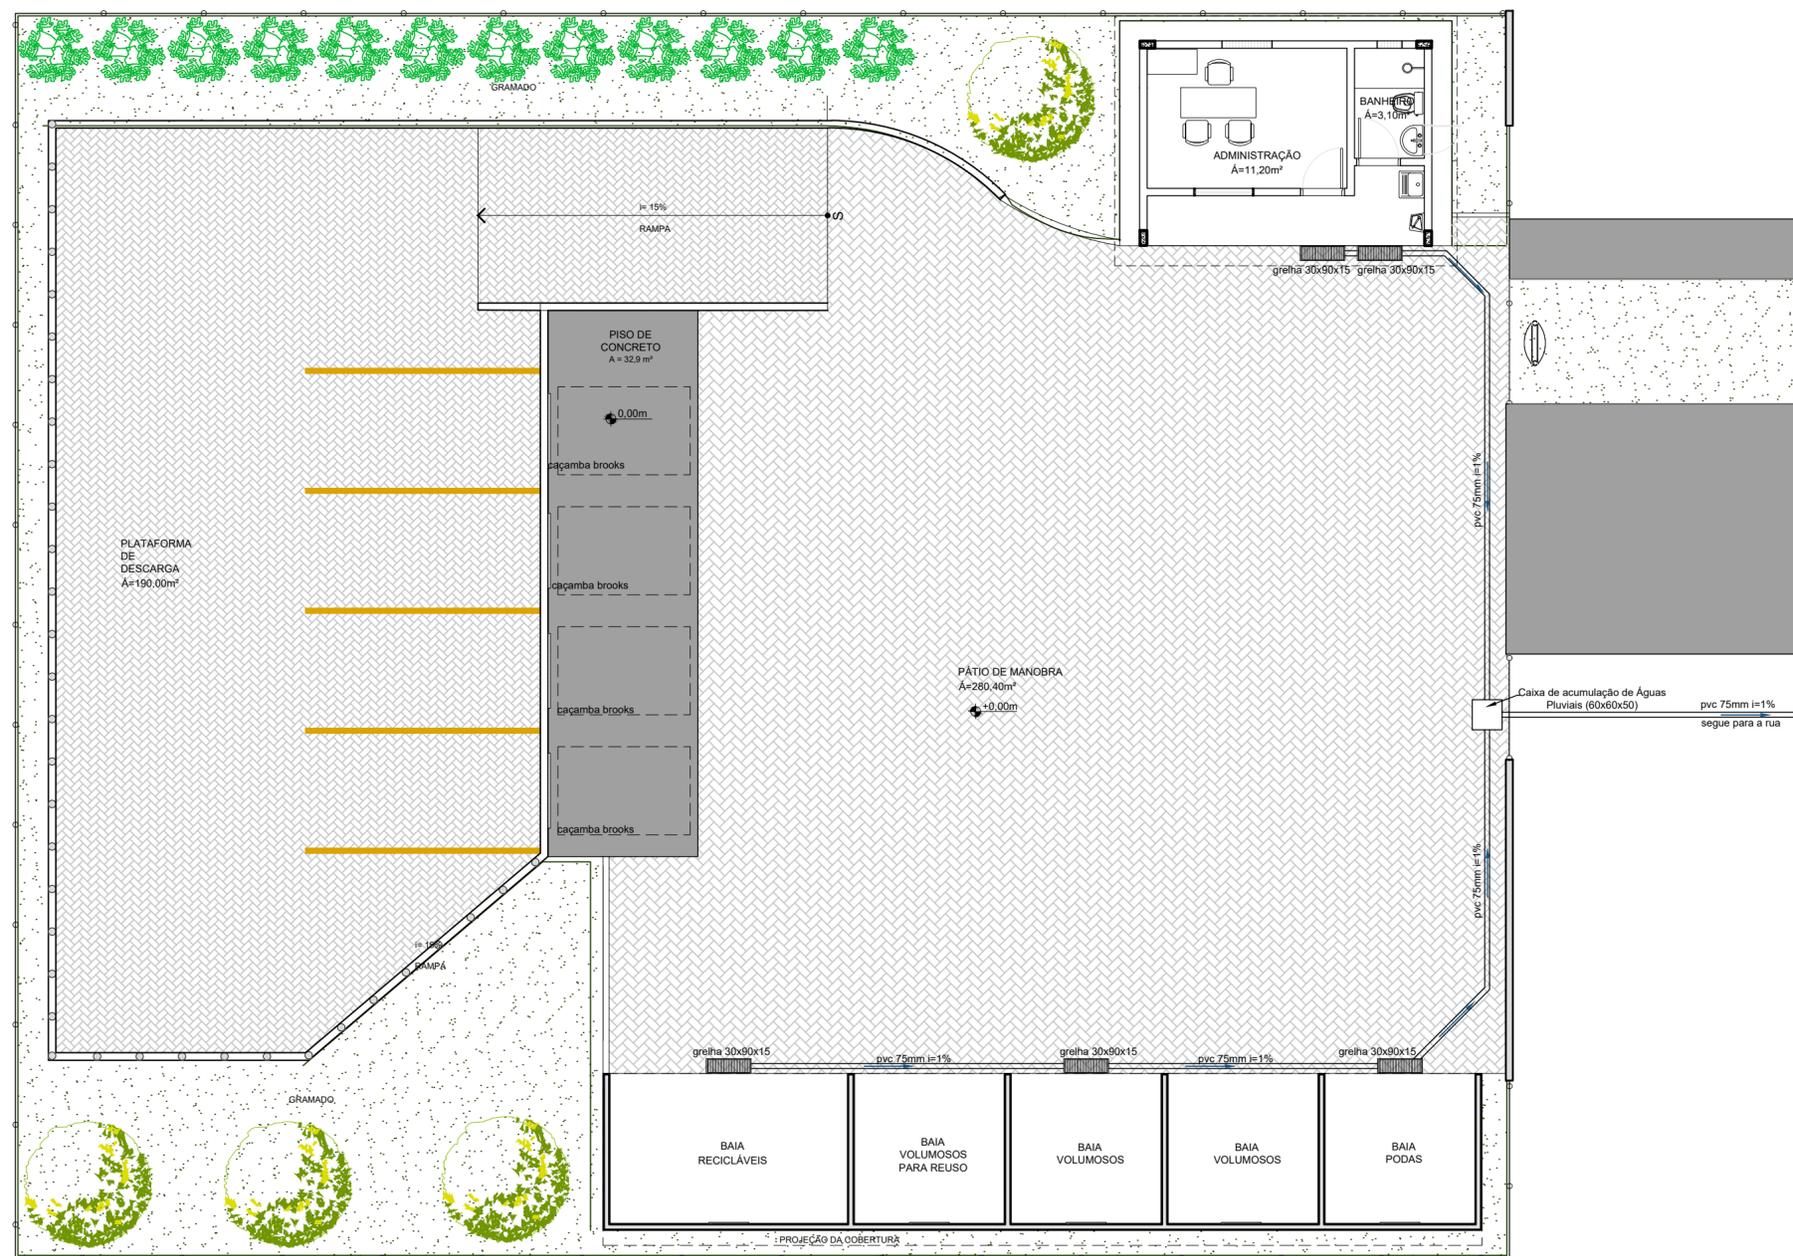

PEV - PLANTA BAIXA  
ESCALA 1:100



### PONTO DE ENTREGA VOLUNTÁRIA

PROPRIETÁRIO: : SERVIÇO DE LIMPEZA URBANA- SLU  
 ENDEREÇO: PROJETO PADRÃO- ENDEREÇO DE ACORDO COM A PLANTA DE LOCAÇÃO  
 RA - UF: DF

PROPRIETÁRIO \_\_\_\_\_  
 RESP. TÉCNICO \_\_\_\_\_ CREA \_\_\_\_\_  
 AUTOR DO PROJETO \_\_\_\_\_ CAU \_\_\_\_\_

APROVAÇÕES \_\_\_\_\_  
 \_\_\_\_\_  
 \_\_\_\_\_  
 REVISÃO \_\_\_\_\_

OBSERVAÇÕES: \_\_\_\_\_  
 \_\_\_\_\_  
 \_\_\_\_\_

### PONTO DE ENTREGA VOLUNTÁRIA PROJETO DE DRENAGEM DE ÁGUAS PLUVIAIS

COORDENAÇÃO DITEC - DIRETORIA TÉCNICA DO SLU	PLANTA BAIXA		PRANCHA <b>PLU</b> 01/01
	REVISÃO R-00	ESCALA INDICADA DATA EMISSÃO FEVEREIRO/2021	
FORMATO A2(420X594)			