



PROJETO DE COMBATE À INCÊNDIO					
SINALIZAÇÃO RETANGULAR					
CÓDIGO	SÍMBOLO	SIGNIFICADO	FORMA E COR	APLICAÇÃO	QTDD.
S-01 (20x20)		PLACA - EXTINTOR DE INCÊNDIO	FORMA: QUADRADO (20x20 cm) FUNDO: VERMELHO PICTOGRAMA: FOTOLUMINESCENTE	INDICAÇÃO DE LOCALIZAÇÃO DO EXTINTOR DE INCÊNDIO	02
		EXTINTOR DE ÁGUA 10 L - CLASSE A	FORMA: CILINDRICO PORTÁTIL DE 10L	INDICAÇÃO DE LOCALIZAÇÃO DO EXTINTOR DE INCÊNDIO	02
		SINALIZAÇÃO DE PISO	QUADRADO DE 1x1m COM BORDA DE 15cm DE ESPESURA NA COR AMARELA E QUADRADO DE 70x70cm NA COR VERMELHA	INDICAÇÃO DE LOCALIZAÇÃO DO EXTINTOR DE INCÊNDIO	02

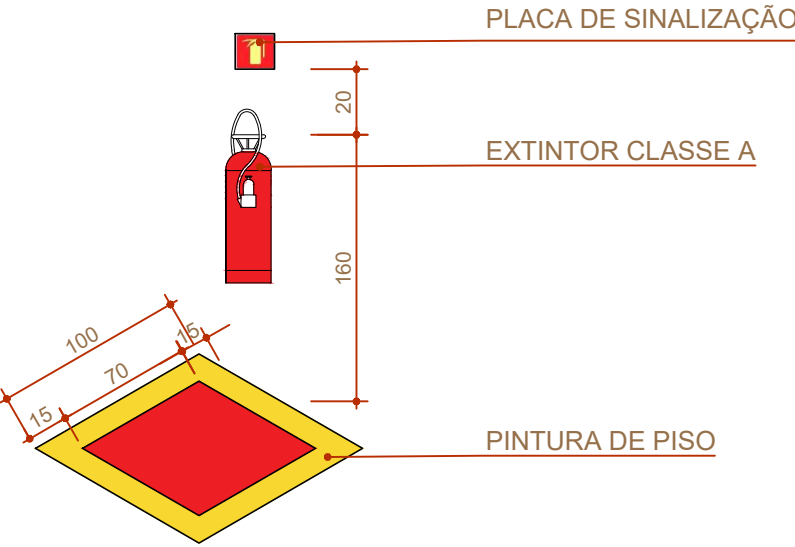

DETALHE DE LOCAÇÃO DOS EXTINTORES SEM ESCALA

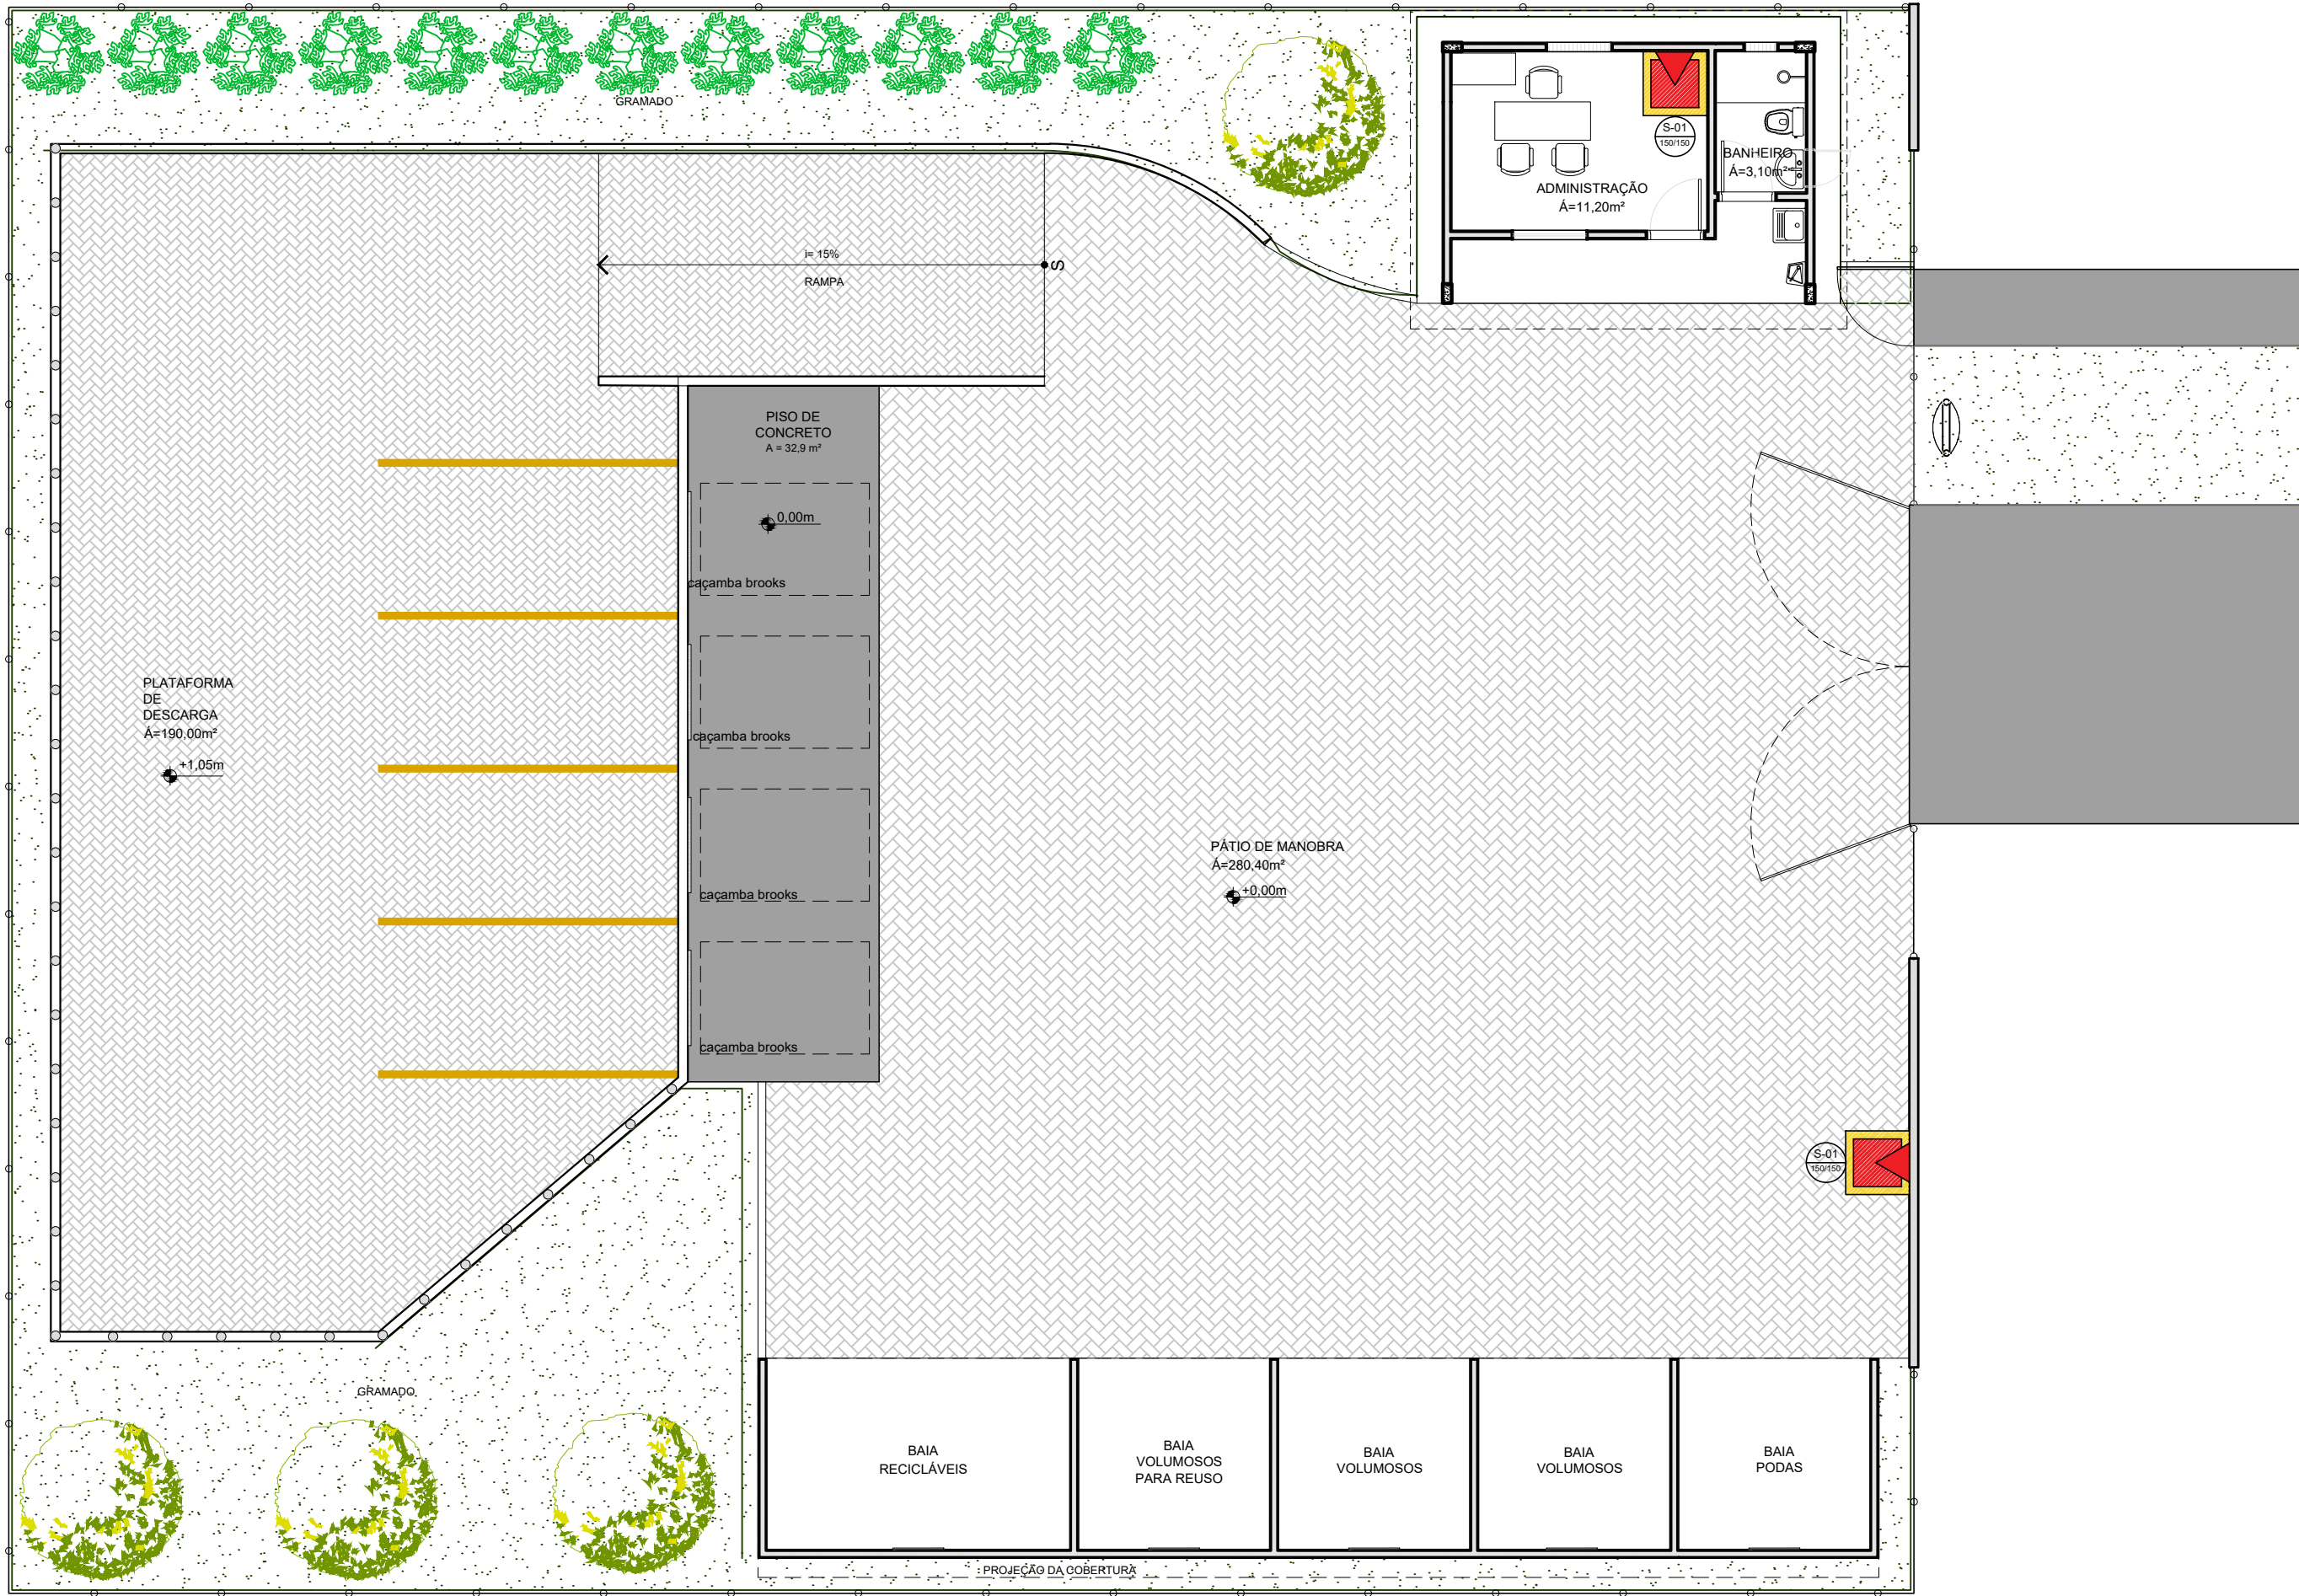

PEV - PLANTA BAIXA
ESCALA 1:100



PONTO DE ENTREGA VOLUNTÁRIA

PROPRIETÁRIO: :	SERVIÇO DE LIMPEZA URBANA- SLU
ENDEREÇO:	PROJETO PADRÃO- ENDEREÇO DE ACORDO COM A PLANTA DE LOCAÇÃO
RA - UF:	DF
PROPRIETÁRIO	
RESP. TÉCNICO	
CREA	
AUTOR DO PROJETO	
CAU	
APROVAÇÕES	
REVISÃO	
OBSERVAÇÕES:	

PONTO DE ENTREGA VOLUNTÁRIA

PROJETO DE COMBATE À INCÊNDIO

COORDENAÇÃO		PLANTA BAIXA	INC
DITEC - DIRETORIA TÉCNICA DO SLU			
FORMATO	REVISÃO	ESCALA	PRANCHA
A2(420X594)	R-00	INDICADA	01/01
		DATA EMISSÃO	
		JANEIRO/2021	